


WSPÓŁRZĘDNE PUNKTÓW DROGOWYCH

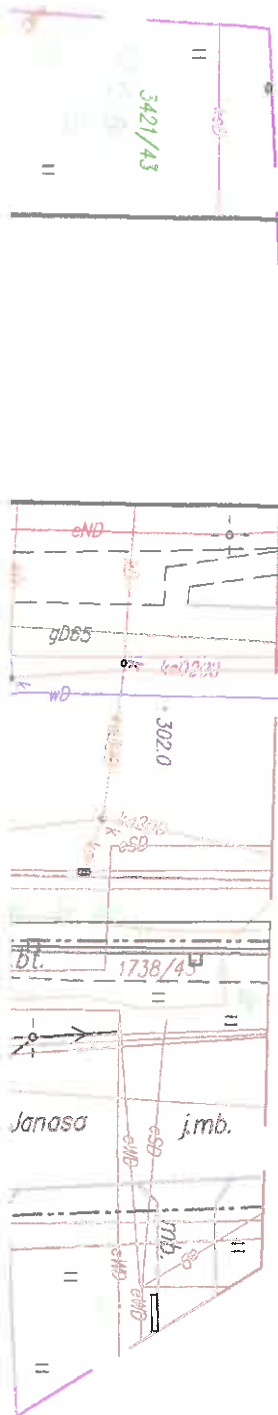








	X	Y
A	5 590 107.41	6 558 138.95
B	5 590 112.45	6 558 139.05
C	5 590 141.80	6 558 139.64
D	5 590 145.30	6 558 139.71
E	5 590 141.50	6 558 155.27
F	5 590 141.36	6 558 162.78
G	5 590 114.74	6 558 131.09
H	5 590 140.83	6 558 131.62
J	5 590 112.89	6 558 147.06
K	5 590 132.89	6 558 147.46

WSPÓŁRZĘDNE PUNKTÓW ELEKTRYCZNYCH




	X	Y
E1	5 590 135.05	6 558 162.57
E2	5 590 136.17	6 558 161.36
E3	5 590 136.69	6 558 161.35
E4	5 590 146.71	6 558 161.35
E5	5 590 148.56	6 558 162.12
E6	5 590 149.09	6 558 162.10
E7	5 590 144.77	6 558 159.61





LEGENDA :

-  E3 *Latarnia uliczna po przebudowie (słup min. 0.7m od krawężnika)*
-  E1-E2-E3-E4-E5 *Nowy odcinek kabla oświetleniowego (YAKXs 4x35)*
-  E6-E7 *Nowy odcinek kabla n/n 1kV (YAKY 4x120 istn. do przełożenia)*
-  *Rury dwudzielne PS 160 (na kabłe sn)*
-  *Rury dwudzielne PS 110 (na kabłe n/n)*
-  ZABEZPIECZENIE KABLI TELETECH. RURĄ DWUDZIELNĄ
-  PROJEKTOWANY WPUST ULICZNY
-  K1..K2 *ISTNIEJĄCA STUDZIENKA KANALIZACYJNA*
-  PROJEKTOWANY PRZYKANALIK

LEGENDA :

-  WJAZD Z KOSTKI BET. PREFABRYK.
-  UTWARDZENIE PLACU Z KOSTKI BET. PREFABRYK.
-  KRAWIEZNIK OBNIŻONY

USŁUGI PROJEKTOWE 41-902 BYTOM ALEJA LEGIONÓW 8/3				
TYTUŁ RYS.	PROJEKT ZAGOSPODAROWANIA TERENU			
OBIEKT, ADRES	BUDOWA ZJAZADU PUBLICZNEGO I UTWARDZENIE TERENU W OBRĘBIE OBIEKTÓW UŻYTKU PUBLICZNEGO PRZY ULICY JANASA W TARNOWSKICH GÓRACH			
Zespół projektowy	IMIĘ I NAZWISKO	NR UPR.	DATA	PODPIS
Drogi	mgr inż. I. MROZEK	1514 / 94	11 / 2016	
Elektryczna	mgr inż. A. PIEKARSKI	371 / 82	11 / 2016	
NR.UMOWY : 1/ZOPO.262.1/2016 z dnia 13.09.2016 r.	BRANŻA DROGOWA	SKALA : 1 : 500	NR RYS. 2	